



ПРОВЕРено
ТЕХНИЧЕСКИЙ ОТДЕЛ
18.03.2020
сотрудник ТО

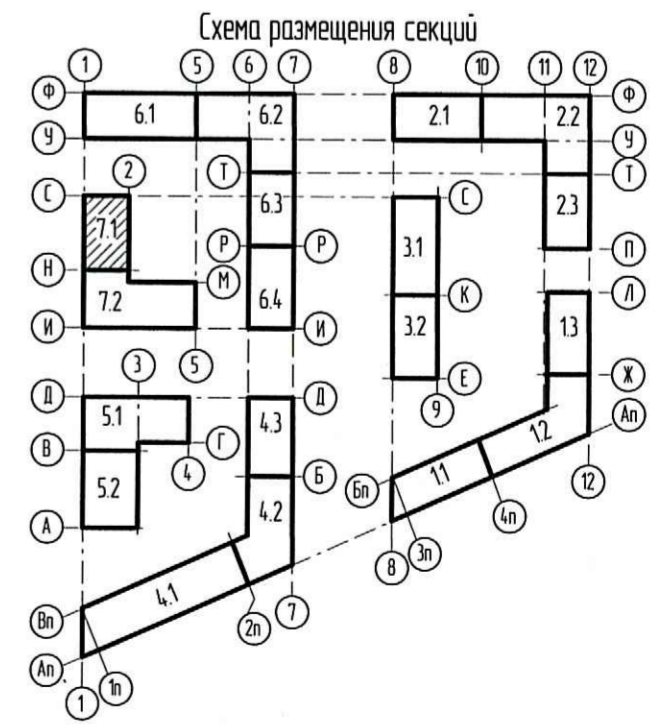

ООО Специализированный застройщик
«Созидание»
В производство работ
18.03.2020
Должность _____ Подпись _____

Приязка стояков ВК к стенам

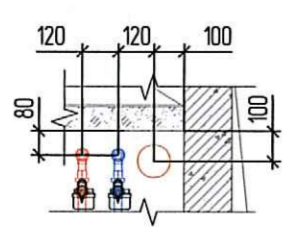

Примечание
1. Трубопроводы и подключение к приборам систем водоснабжения и водоотведения внутри помещений отнесены от стен условно.

Изм.	Кол.уч.	Лист	№ док.	Подп.	Дата
Разработал		Малюткова			02.20
Проверил		Герасимов			02.20
Н. Контроль		Семякина			02.20

0006_18.07P-7-BK					
Многоквартирный жилой дом со встроенными помещениями и встроенно-пристроенной подземной стояночной по адресу: Санкт-Петербург, муниципальный округ Светлановское, проспект Энгельса, участок 4 (кадастровый номер №78-36-0005354-1684)					
Жилой дом Секция 7.1-7.2			Стадия	Лист	Листов
Секция 7.1. План 12 этажа			P	9	

