


ООО Специализированный застройщик
«Созидание»
 В производство работ
 01.06.2020

 должность подпись

Генерально-технический отдел
 28.05.2020
 Сотрудник ТЭ

Условные обозначения
 В1 - хозяйственно-питьевой водопровод
 Т3 - горячий водопровод, подающий
 Т4 - горячий водопровод, обратный
 К1 - хозяйственно-бытовая канализация
 К2 - лифтовая канализация

Сматреть совместно с л. 8.

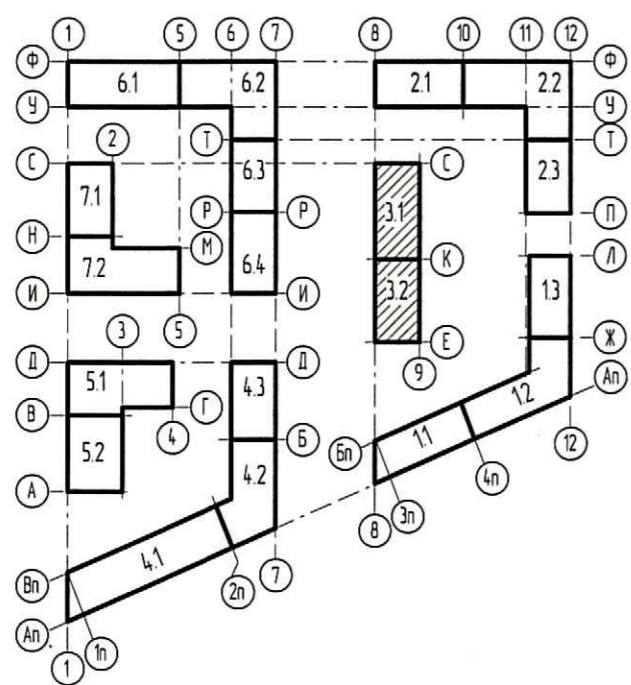

0006_18.07P-3-BK					Жилой дом Секция 3.1-3.2			
Многоквартирные жилые дома со встроенными помещениями и встроено-пристроенной подземной абсорбционной по адресу г. Санкт-Петербург, муниципальный округ Светлановское, проспект Энгельса, участок 4 (кадастровый номер №78/36/005354/1684)								
Изм.	Колуч.	Лист	№Фак	Подп.	Дата	Стадия	Лист	Листов
Разработал	Ратушная				03.20	Р	9	
Проверил	Малолеткава				03.20			
Н.контр.	Семяшкіна				03.20	План 1 этажа с сетями ВК. Секция 3.2		



Лист № 1
 Всего листов № 1
 Подп. и дата
 Ид. № подл.