


Обозначение	Наименование
—	Щит квартирный
—	Провода и кабели сети рабочего освещения
---	Провода и кабели сети аварийного освещения
□	Светильник потолочный светодиодный 36 Вт
□+БП	Светильник аварийный потолочный светодиодный с блоком питания, 36 Вт
▬	Светильник потолочный светодиодный 36 Вт
⊞	Патрон потолочный с клеммной колодкой и крюком
⊞	Патрон потолочный с клеммной колодкой
⊙	Светильник настенно-потолочный высота установки 2,5м, над оберью ванны и с/у
⊙	Светильник настенно-потолочный аварийный, высота установки 2,5м
Δ⊙	Светильник настенно-потолочный с датчиком движения, высота установки 2,5м
⌚	Выключатель одноклавишный для открытой установки со степенью защиты IP 20-IP23
⌚	Выключатель двухклавишный для открытой установки со степенью защиты IP 20-IP23
⌚	Выключатель одноклавишный для скрытой установки со степенью защиты IP 20-IP23
⌚	Выключатель двухклавишный для скрытой установки со степенью защиты IP 20-IP23
⌚	Выключатель трехклавишный для скрытой установки со степенью защиты IP 20-IP23
⌚	Выключатель одноклавишный для открытой установки, IP44
⌚	Выключатель двухклавишный для открытой установки, IP44
□	Коробка уравнивания потенциалов
—	Заземляющие проводники
□	Кнопка электрического звонка
⊞	Звонок электрический
⊙	Вентилятор
□	Светильник аварийный настенный с пиктограммой "Выход"
□	Светильник аварийный настенный с пиктограммой "Пожарный край"

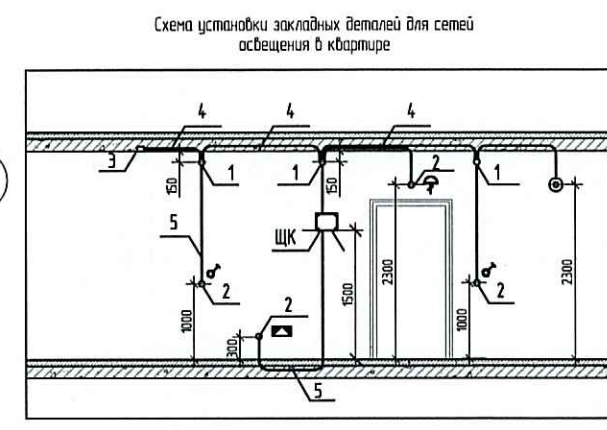


- 1 - Коробка распределительная
- 2 - Коробка установочная
- 3 - Коробка установочная потолочная с клеммной колодкой для светильника
- 4 - Труба ПНД № 25 в монолитном перекрытии выходящего этажа для сетей освещения
- 5 - Труба ПНД № 20 в монолитном перекрытии данного этажа для сетей уравнивания потенциалов

ТЕХНИЧЕСКИЙ ОТДЕЛ
31 ОКТ 2020
СОТРУДНИК ТО

- Примечания:
- Высота установки электрооборудования принята от чистого пола (высота конструкции пола от верха плиты перекрытия составляет на 1 эт.-120мм, на типовом эт.-70мм).
 - Щиты квартирные встраиваемые установить на высоте 1,5 м от чистого пола.
 - Кабели электрических сетей освещения прокладывать в трубах ПНД 25 в монолитных перекрытиях вышележащего этажа.
 - Кабели электрических сетей в перегородках прокладывать в штробах с последующим заштукатуриванием.
 - Высота установки выключателей 1,0 м от чистого пола и на расстоянии 0,15 м от дверного проема.
 - Звонковую кнопку у входа в квартиру установить на высоте 1,5 м и на расстоянии 0,15 м от дверного проема; электрический звонок над дверью на высоте 2,3 м от чистого пола.
 - В ванных комнатах коробку уравнивания потенциалов установить на высоте 0,3 м от чистого пола.
 - В ванных комнатах и с/у установить светильник SPB-2-12-R ЭРА на стене на высоте 2,3 м от чистого пола.
 - В комнатах и кухне для подключения светильников предусмотреть коробку потолочную с клеммной колодкой крюком и патроном.
 - В прихожих предусмотреть потолочный патрон с клеммной колодкой.
 - Настенные светильники на лестницах установить на высоте 2,5 м, от чистого пола.
 - Сети освещения на лестницах выполнять скрыто в монолитных стенах в трубах ПНД d=25 мм.
 - Месторасположение распределительных коробок в монолитных перекрытиях определяется переносом от проекта в соответствии с требованиями монтажной организации согласно удобства монтажа.
 - Прокладку труб ПНД выполнять при положительных температурах воздуха. Минимальный радиус изгиба всех применяемых труб - 3 внешних диаметра.
 - Прокладку труб выполнять согласно СП 76.13330.2016
 - Освещение квартир гр.1 от квартирного щита ЩК-С,ЩК1-2,ЩК3-4

ООО «Синтез»
«Синтез»
«Синтез»

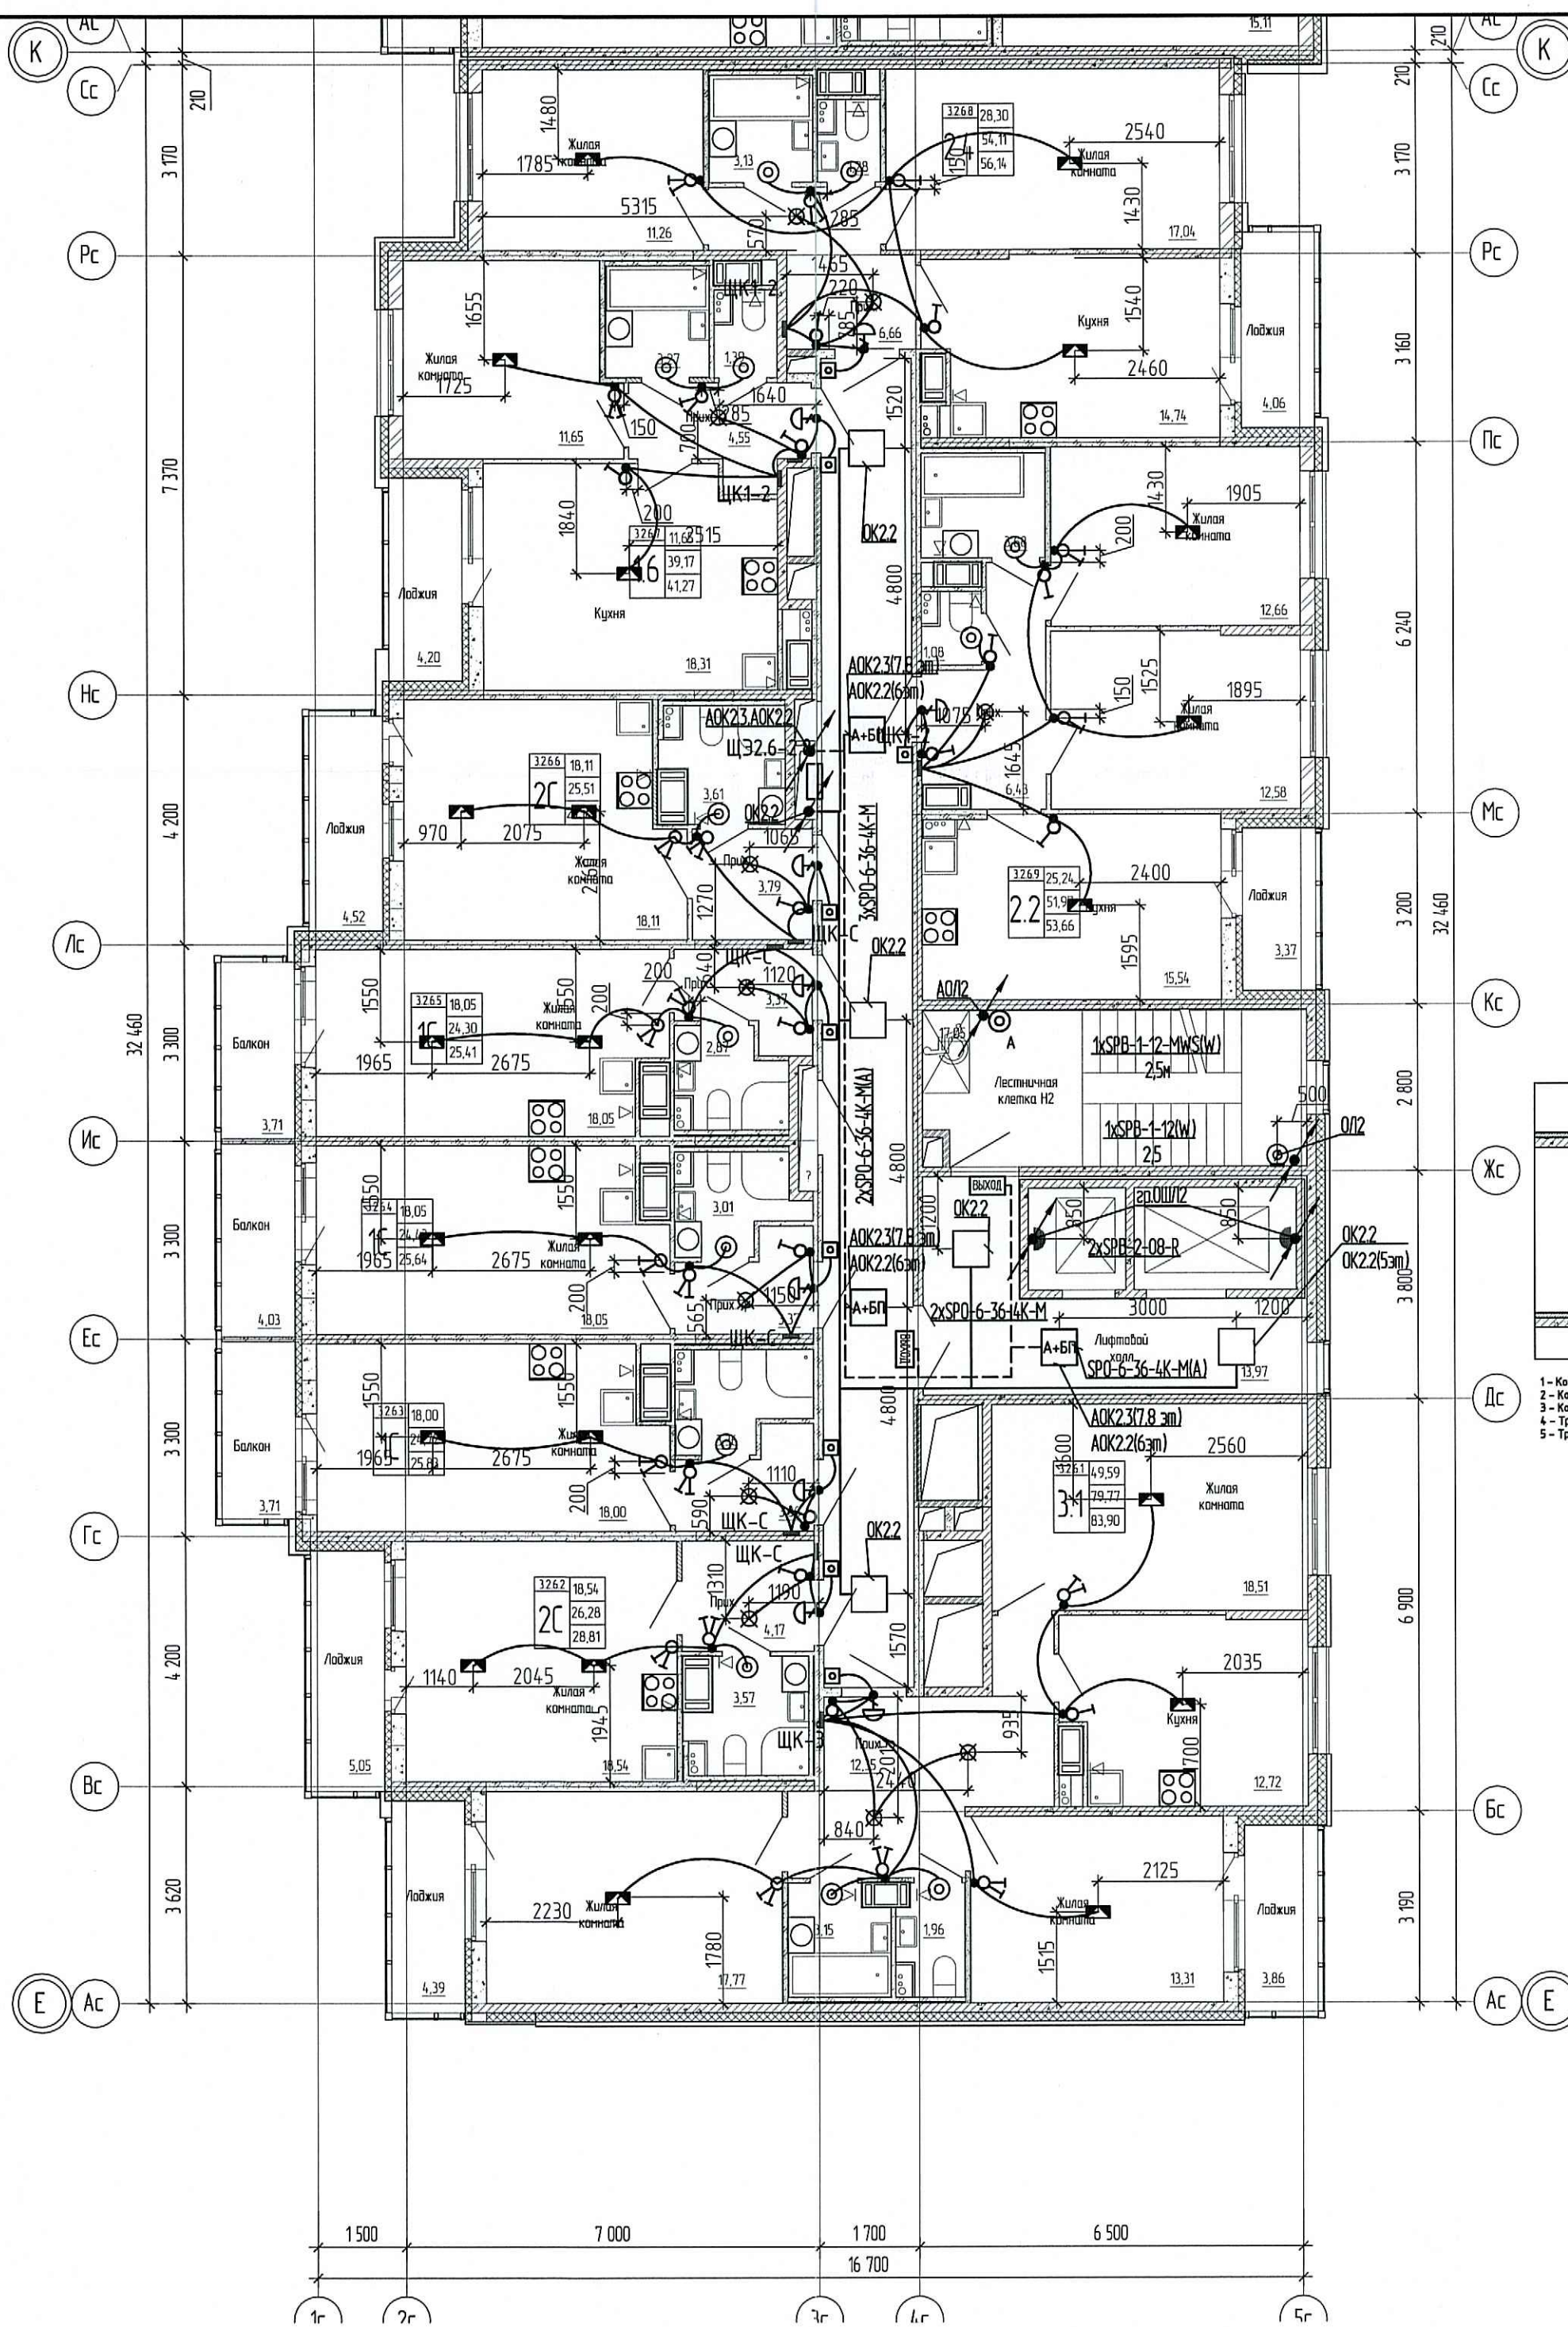

0006_18.07P-3-ЭОМ				
Многоквартирные жилые дома со встроенными помещениями и встроено-пристроенной подземной административной по адресу: Санкт-Петербург, муниципальный округ Светлановское, проспект Энгельса, участок 4 (кадастровый номер №78:36:005354:1684)				
Изм.	Кол.уч	Лист	№ док	Подпись
Разработал	Морозов	06.19		
Проверил	Теплухов	06.19		
Нач. отдела	Манаков	06.19		
ГАП		06.19		
Н. контр.	Карягина	06.19		
ГИП	Афонина	06.19		
Жилой дом. Секция 3.1-3.2			Стадия	Лист
План 6-в этаж. Секция 3.2. Электроосвещение. М 1:100			Р	18
Лист 18			Листов	
Лист 18			Листов	
Лист 18			Листов	